

Legenda materiálů


- Stávající konstrukce
- Stávající žb sloupy



výškový systém místní

Projekt
Úprava hospodářského pavilonu v budově Krhanická 759/15 - učebna pro přípravnou třídu
 Adresa
 Krhanická 759/15, Praha 4
 parc.č. 374, k.ú. 728438 Kamýk
 Stavebník
 Základní škola Písnická v Praze 12
 Písnická 760/11, 142 00 Praha 4
 Architekt
 Ing. Naďa Rosická
 Ing.arch. Michal Rosický

Fáze
 Dokumentace pro ohlášení stavby
 Část
 D.1.1. architektonicko stavební část
 Zodpovědný projektant části
 Ing. Naďa Rosická
 ČKAIT 0011032
 T 607 841 995, E team@mina.studio
 Výkres
 D.1.1.01 - Současný stav
 Půdorys
 Datum
 22.05.2023
 Měřítko
 1:100
 Změna
 -

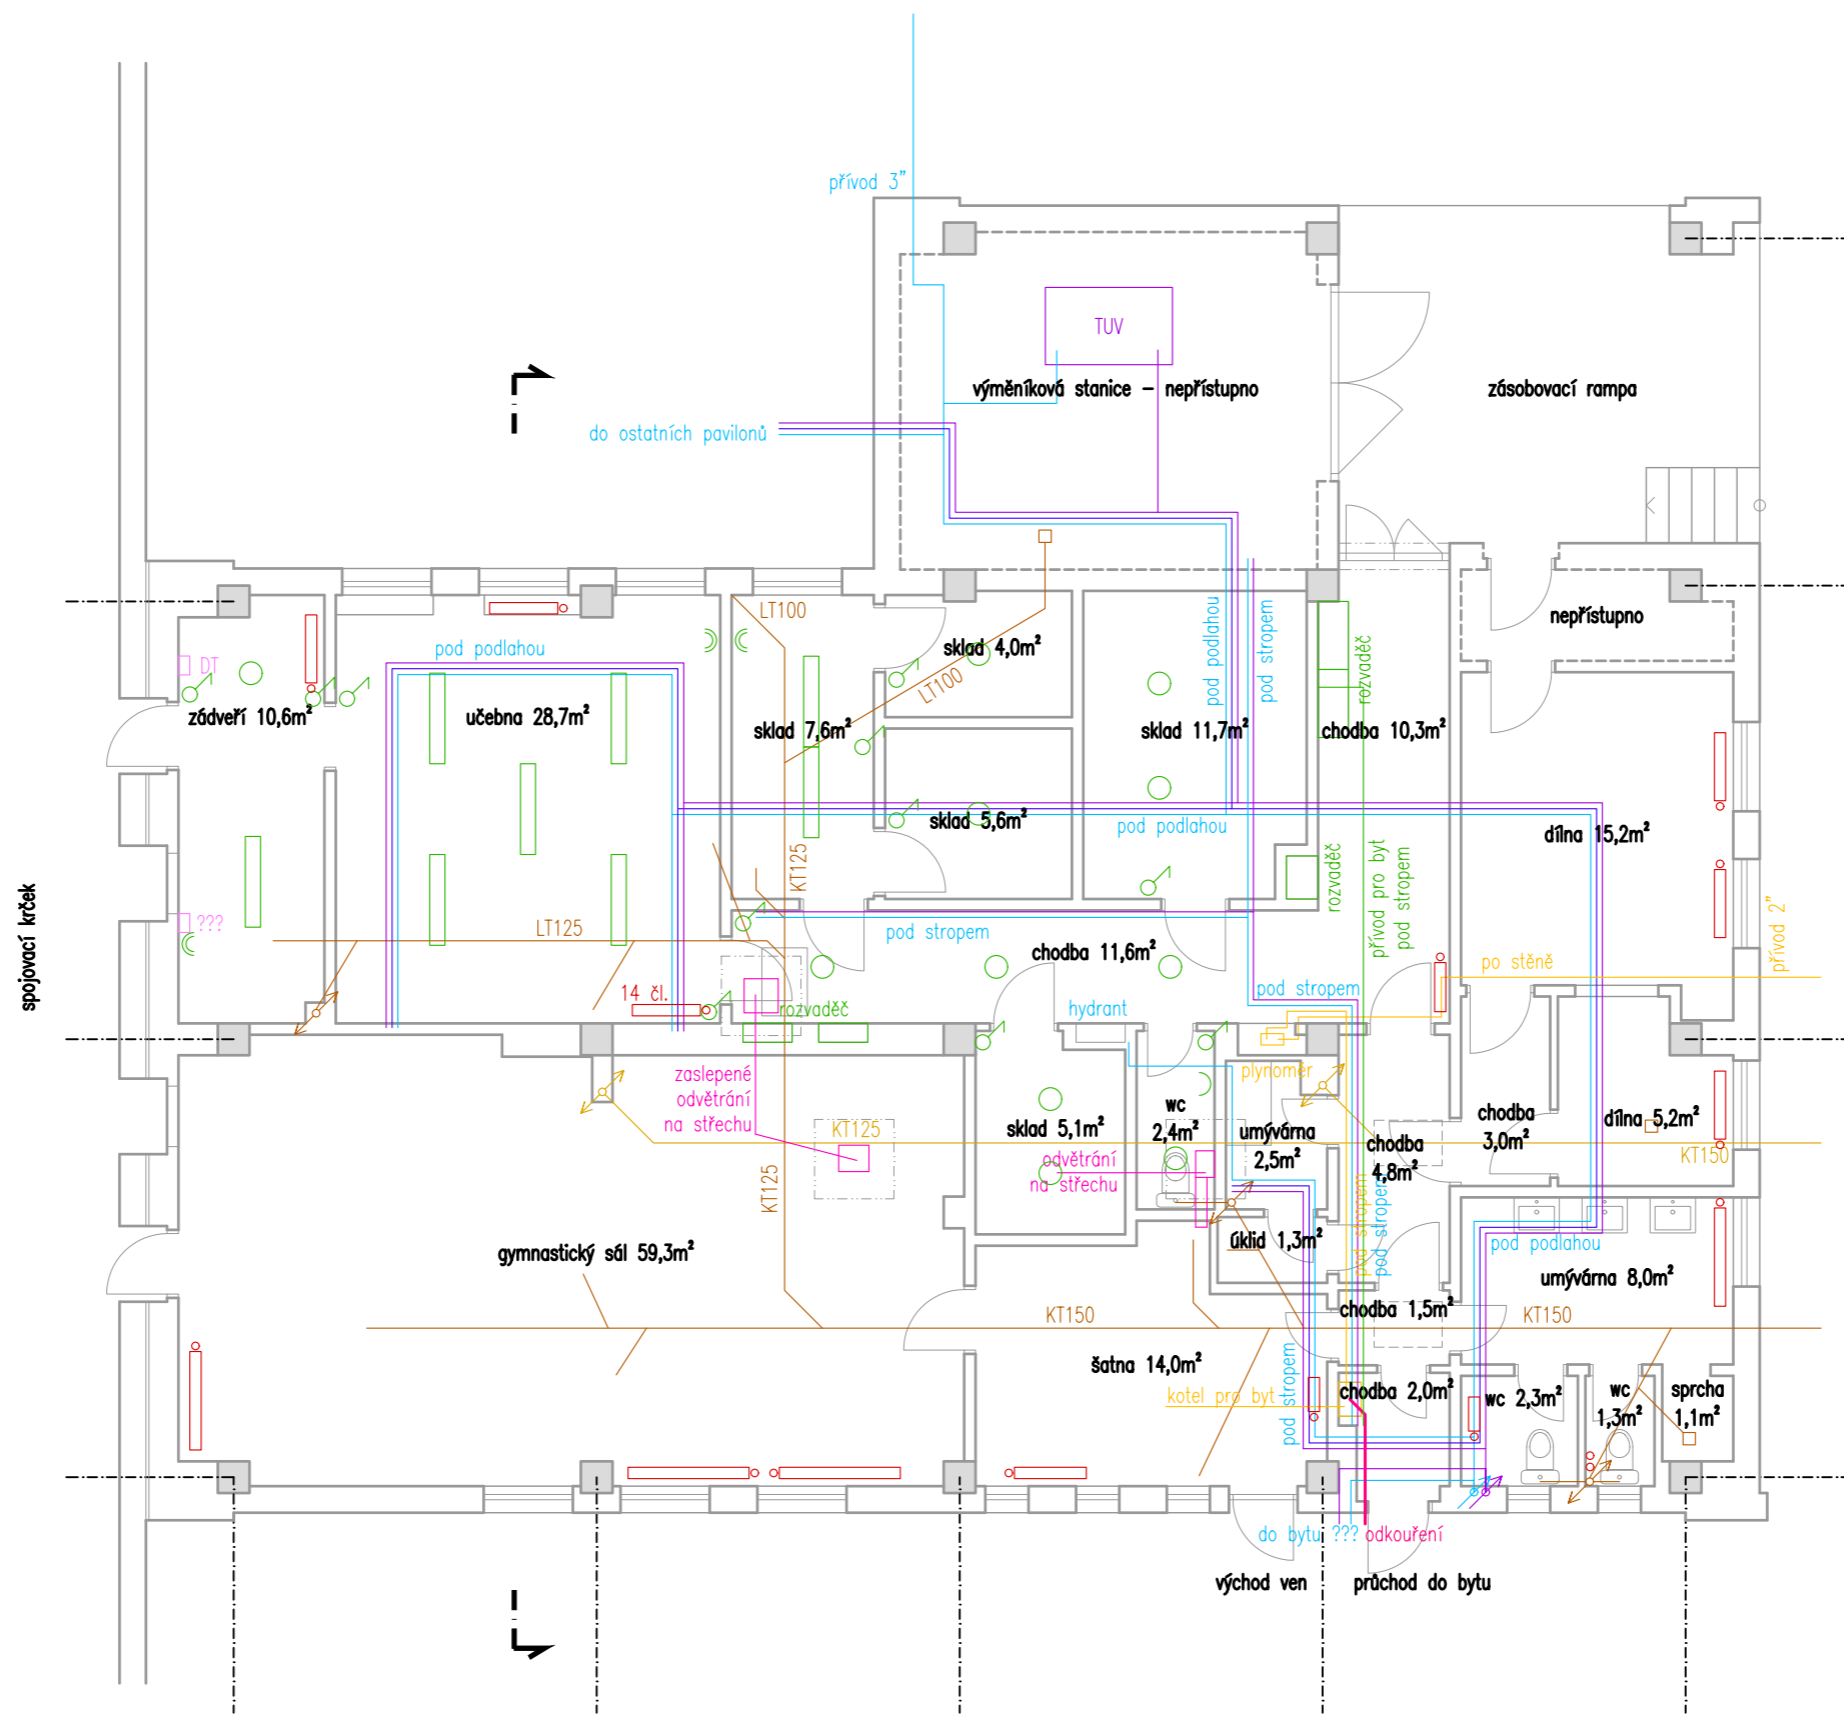


Legenda TZB

| | |
|--|---|
| — Vodovod - studená voda | — Vytápění |
| — Vodovod - teplá voda | — Plyn |
| — Vodovod - cirkulace | — Větrání |
| — Kanalizace splašková | — Rozvody NN |
| — Kanalizace dešťová | — Rozvody datové |


Poznámky:

- Podpovrchové (skryté) trasy jsou převzaty z původní dokumentace.
- Trasy bez jasného zakončení jsou zřejmě zaslepeny v konstrukcích
- Koncové prvky elektro zakresleny pouze v místnostech, ve kterých se předpokládá rekonstrukce.
- Dle zjištění na místě se zřejmě vodovodní potrubí v podlahovém kanále nepoužívá, ale je nově rozvedeno z prostoru výměňikové stanice pod stropem do chodby před vstupem do bytu, kde je napojeno částečně na původní rozvody k zařizovacím předmětům.
- V podlahovém kanále tak pravděpodobně zůstává funkční pouze potrubí ÚT.

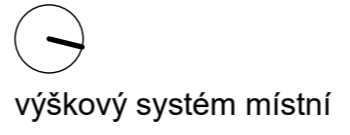

Projekt
Úprava hospodářského pavilonu v budově Krhanická 759/15 - učebna pro přípravnou třídu
 Adresa
 Krhanická 759/15, Praha 4
 parc.č. 374, k.ú. 728438 Kamýk
 Stavebník
 Základní škola Písnická v Praze 12
 Písnická 760/11, 142 00 Praha 4
 Architekt
 Ing. Naďa Rosická
 Ing.arch. Michal Rosický

Fáze
 Dokumentace pro ohlášení stavby
 Část
 D.1.1. architektonicko stavební část
 Zodpovědný projektant části
 Ing. Naďa Rosická
 ČKAIT 0011032
 T 607 841 995, E team@mina.studio
 Výkres
 D.1.1.02 - Současný stav
 Technické instalace - Půdorys
 Datum
 22.05.2023
 Měřítko
 1:100
 Změna
 -

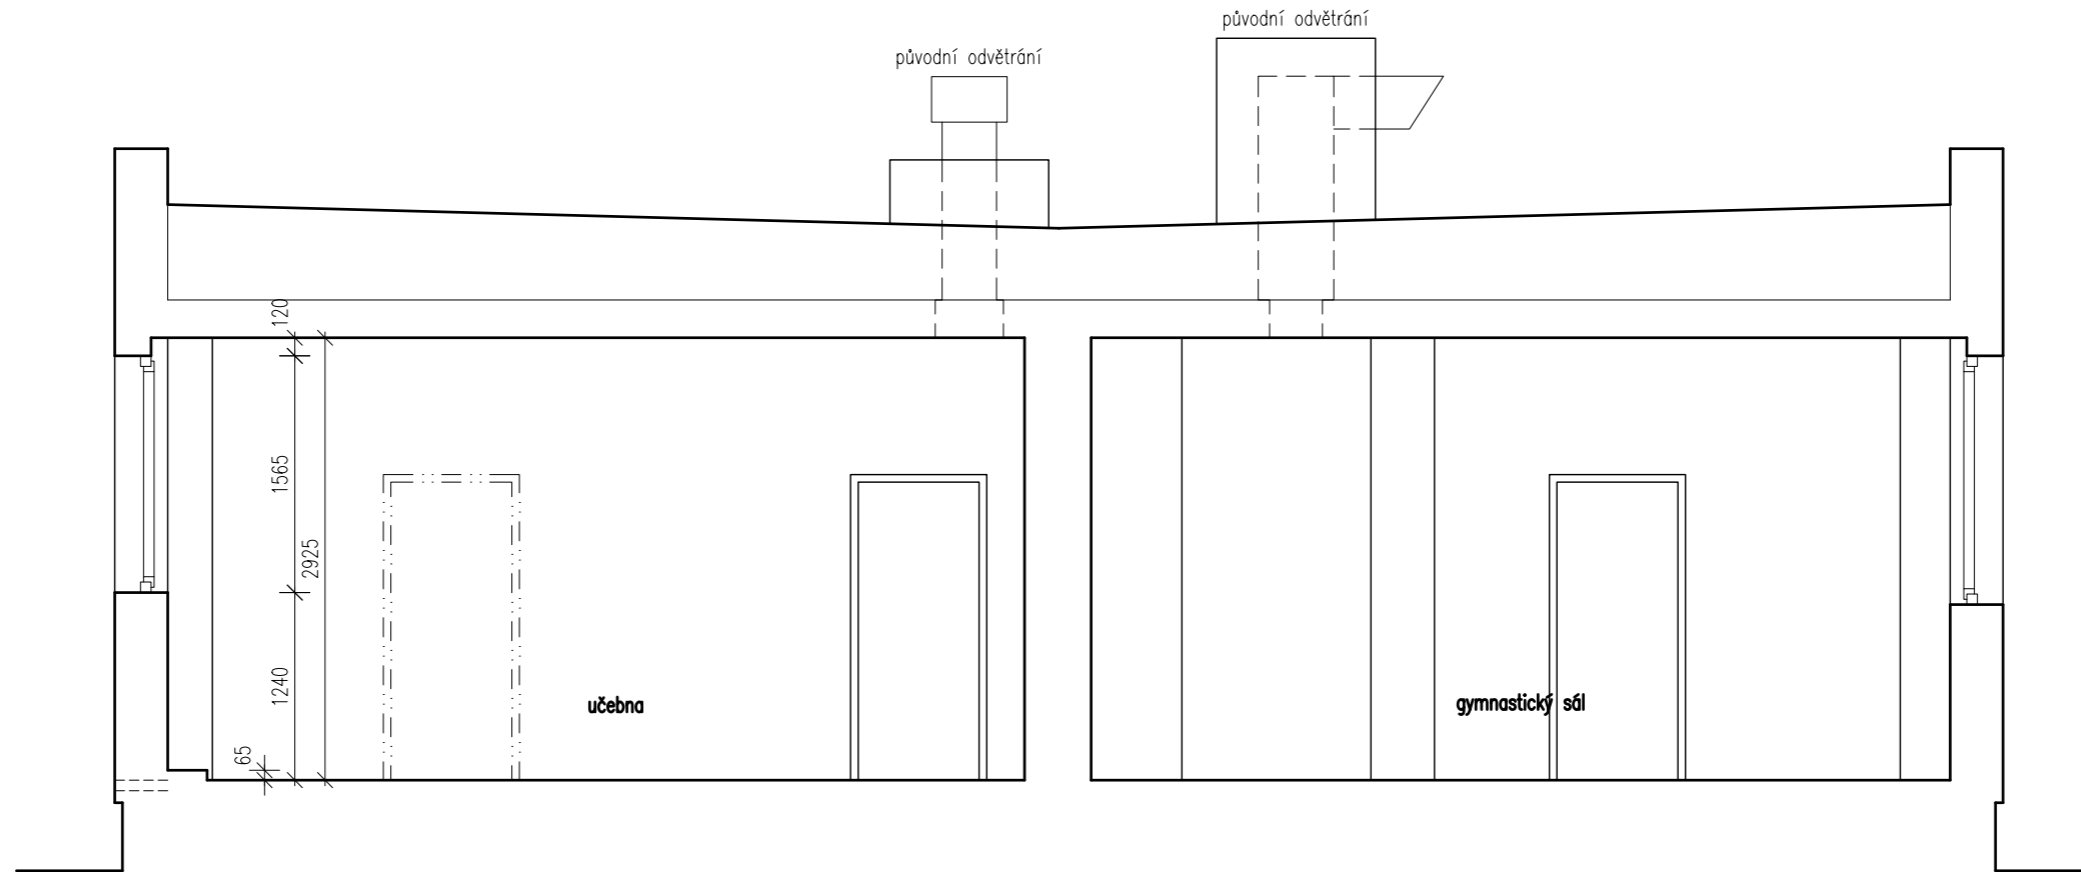

Legenda materiálů

- Stávající konstrukce
- Stávající žb sloupy

výškový systém místní

Projekt

**Úprava hospodářského pavilonu
v budově Krhanická 759/15
- učebna pro přípravnou třídu**

Adresa

Krhanická 759/15, Praha 4
parc.č. 374, k.ú. 728438 Kamýk

Stavebník

Základní škola Písnická v Praze 12
Písnická 760/11, 142 00 Praha 4

Architekt

Ing. Naďa Rosická
Ing.arch. Michal Rosický

Fáze

Dokumentace pro ohlášení stavby

Část

D.1.1. architektonicko stavební část

Zodpovědný projektant části

Ing. Naďa Rosická
ČKAIT 0011032

T 607 841 995, E team@mina.studio

Výkres

D.1.1.03 - Současný stav

Řez

Datum


22.05.2023

Měřítko

1:50

Změna

-

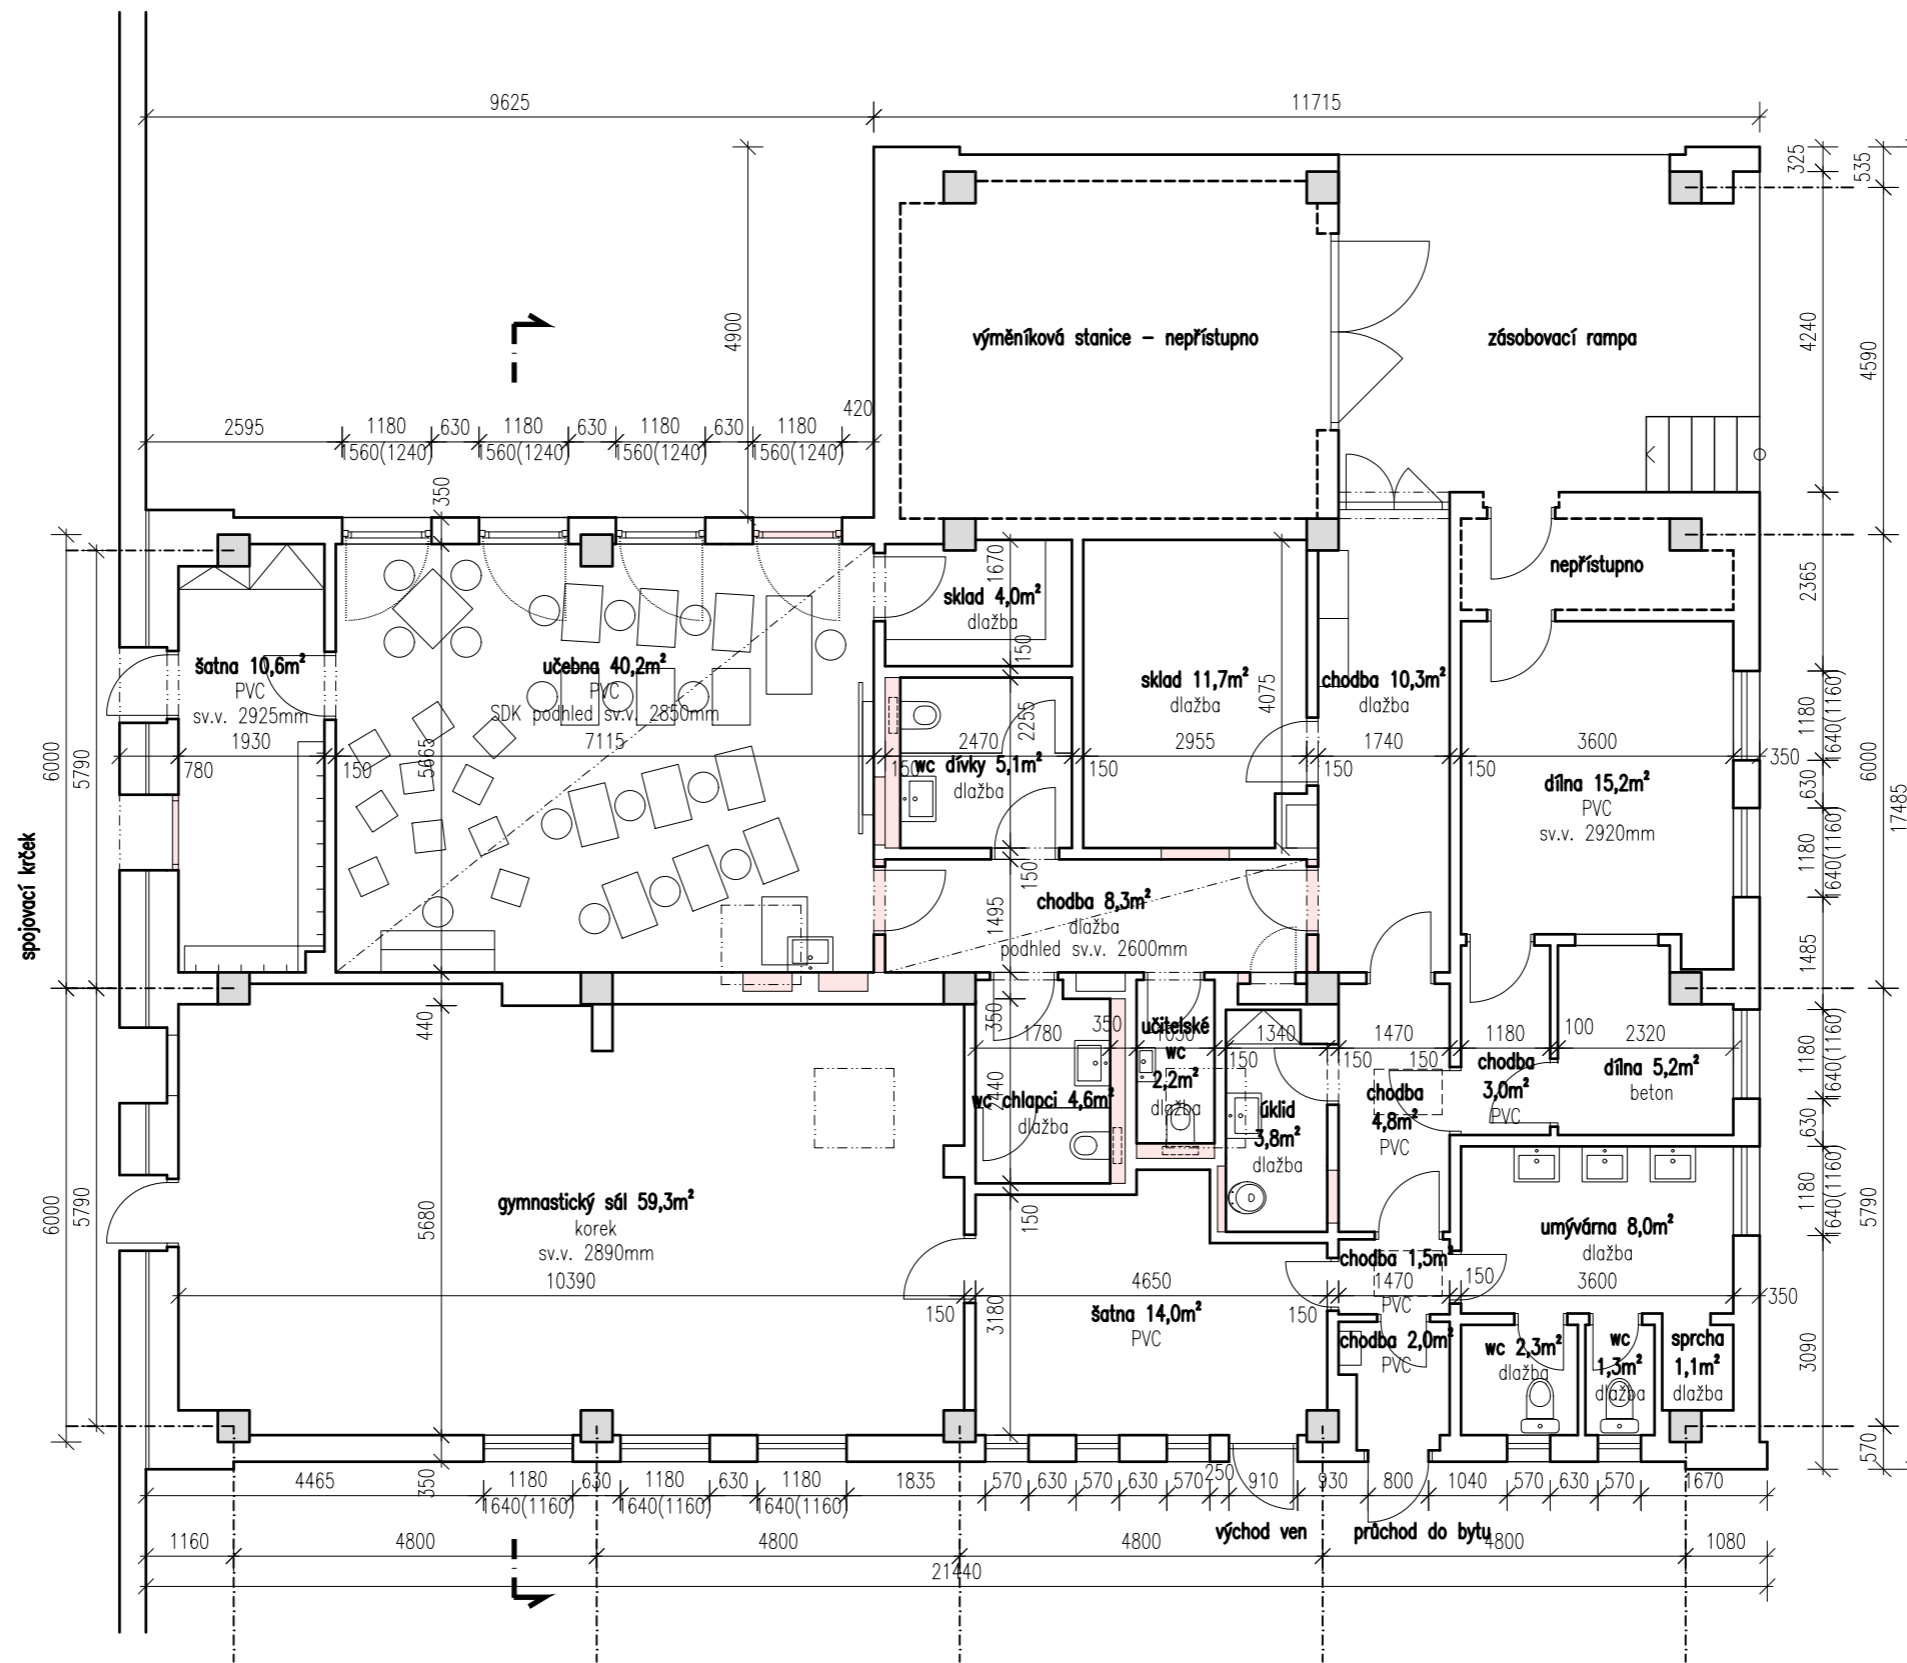

Legenda materiálů


- Stávající konstrukce
- Stávající žb sloupy
- Nové příčky a předstěny



výškový systém místní

Projekt
Úprava hospodářského pavilonu v budově Krhanická 759/15 - učebna pro přípravnou třídu
 Adresa
 Krhanická 759/15, Praha 4
 parc.č. 374, k.ú. 728438 Kamýk
 Stavebník
 Základní škola Písnická v Praze 12
 Písnická 760/11, 142 00 Praha 4
 Architekt
 Ing. Naďa Rosická
 Ing.arch. Michal Rosický

Fáze
 Dokumentace pro ohlášení stavby
 Část
 D.1.1. architektonicko stavební část
 Zodpovědný projektant části
 Ing. Naďa Rosická
 ČKAIT 0011032
 T 607 841 995, E team@mina.studio
 Výkres
 D.1.1.04 - Návrh
 Půdorys celého pavilonu
 Datum
 22.05.2023
 Měřítko
 1:100
 Změna
 -

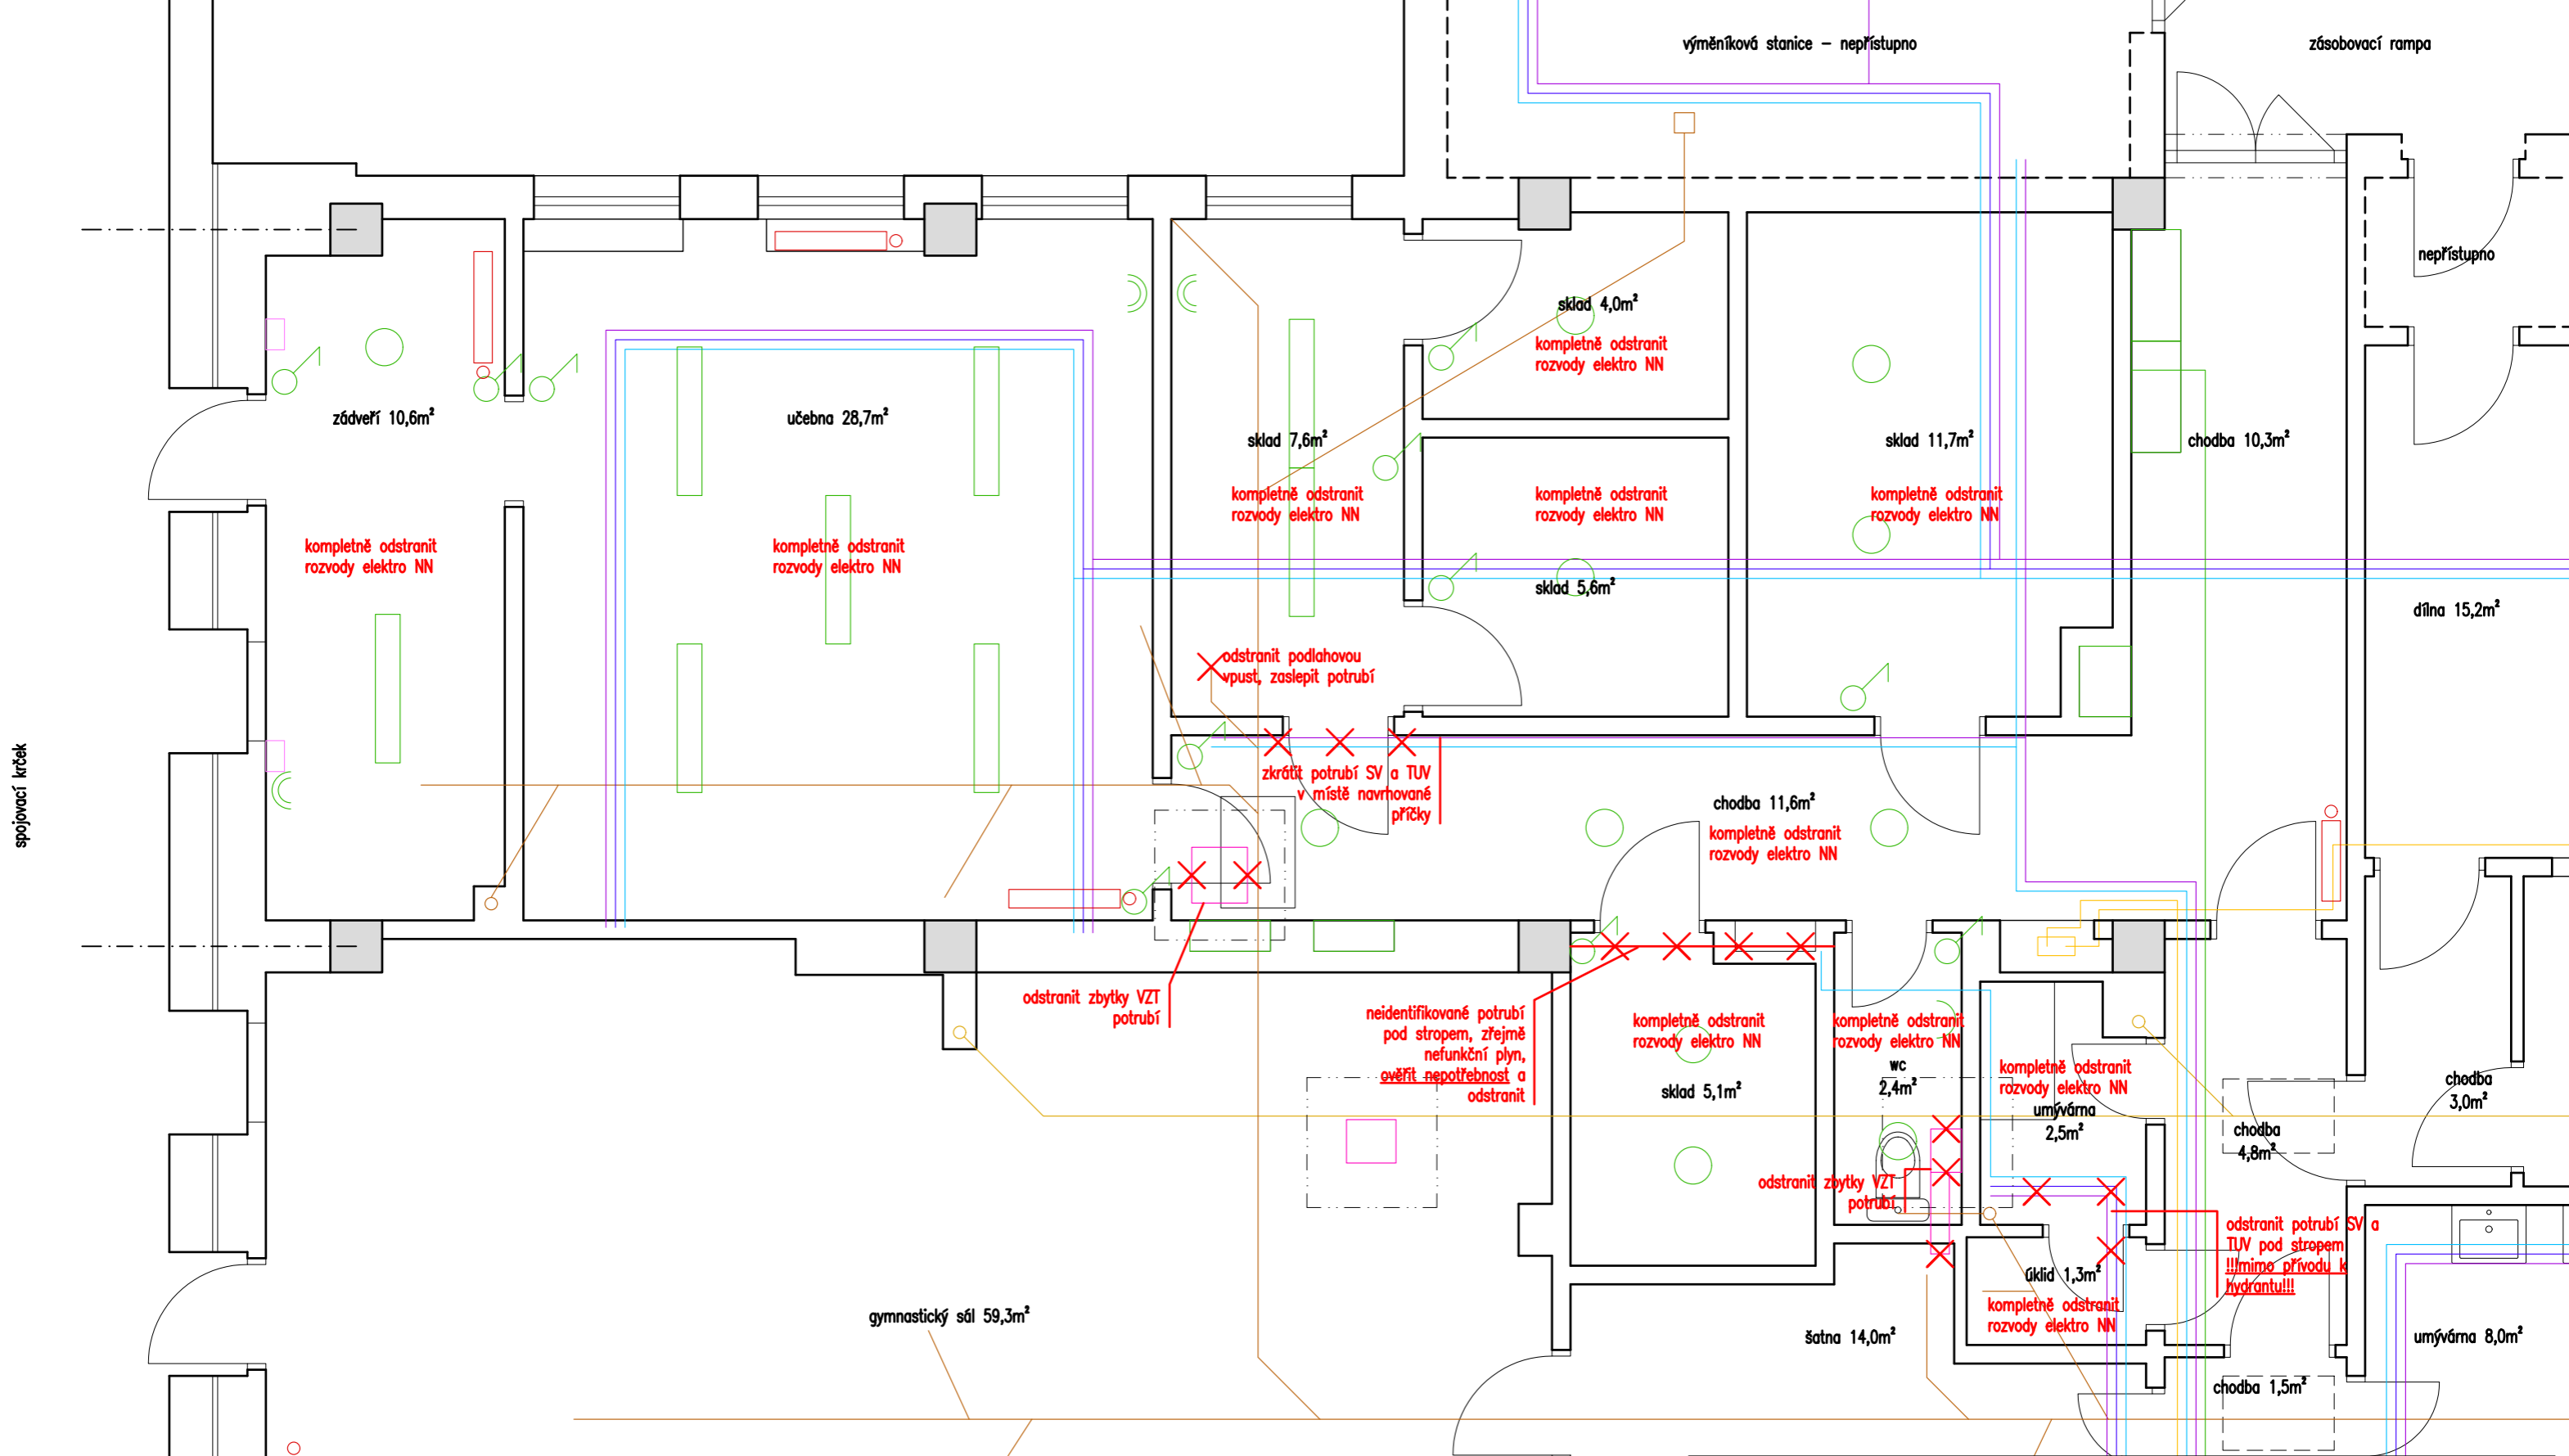

Legenda materiálů


- Stávající konstrukce
- Stávající žb sloupy
- Bourané konstrukce



výškový systém místní

Projekt
Úprava hospodářského pavilonu v budově Krhanická 759/15 - učebna pro přípravnou třídu
 Adresa
 Krhanická 759/15, Praha 4
 parc.č. 374, k.ú. 728438 Kamýk
 Stavebník
 Základní škola Písnická v Praze 12
 Písnická 760/11, 142 00 Praha 4
 Architekt
 Ing. Naďa Rosická
 Ing.arch. Michal Rosický

Fáze
 Dokumentace pro ohlášení stavby
 Část
 D.1.1. architektonicko stavební část
 Zodpovědný projektant části
 Ing. Naďa Rosická
 ČKAIT 0011032
 T 607 841 995, E team@mina.studio
 Výkres
 D.1.1.06 - Bourací práce
 Technické instalace - Půdorys
 Datum
 22.05.2023
 Měřítko
 1:50
 Změna
 -

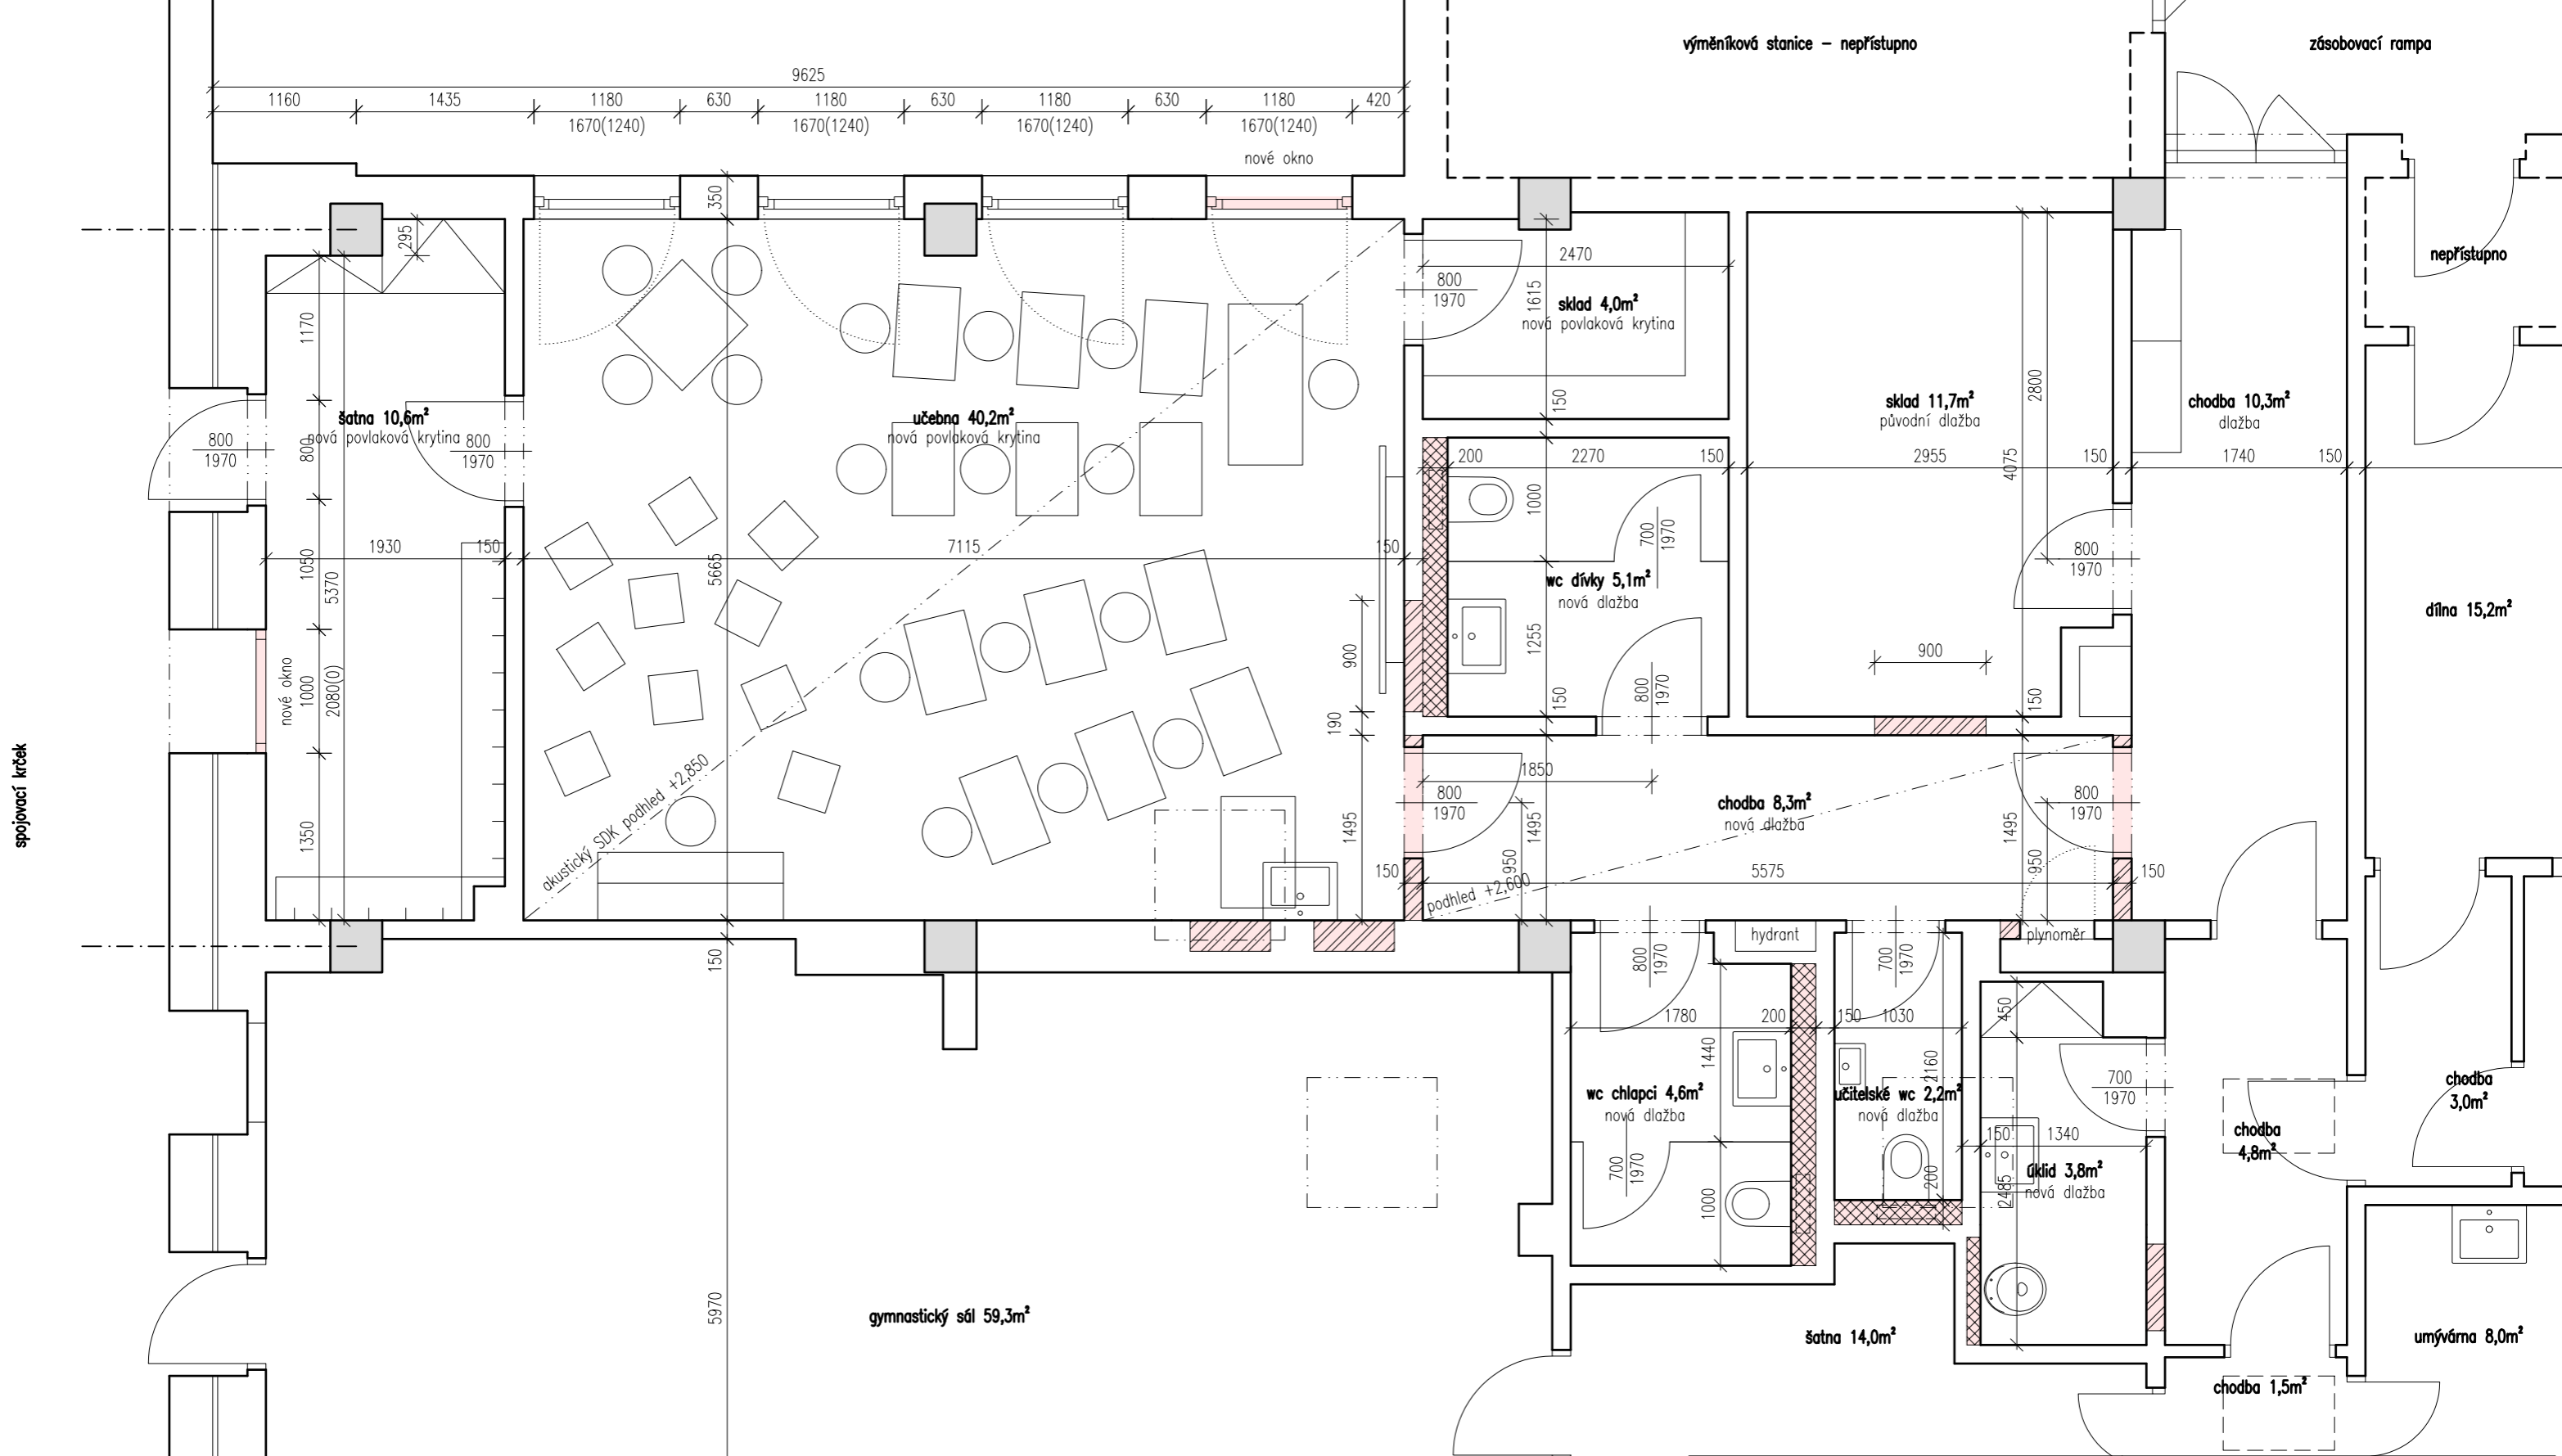

Legenda materiálů


- Stávající konstrukce
- Stávající žb sloupy
- Dozdívky příček - keramické cihly
- Instalační předstěny - pórobetonové tvárnice
- SDK pohled








výškový systém místní

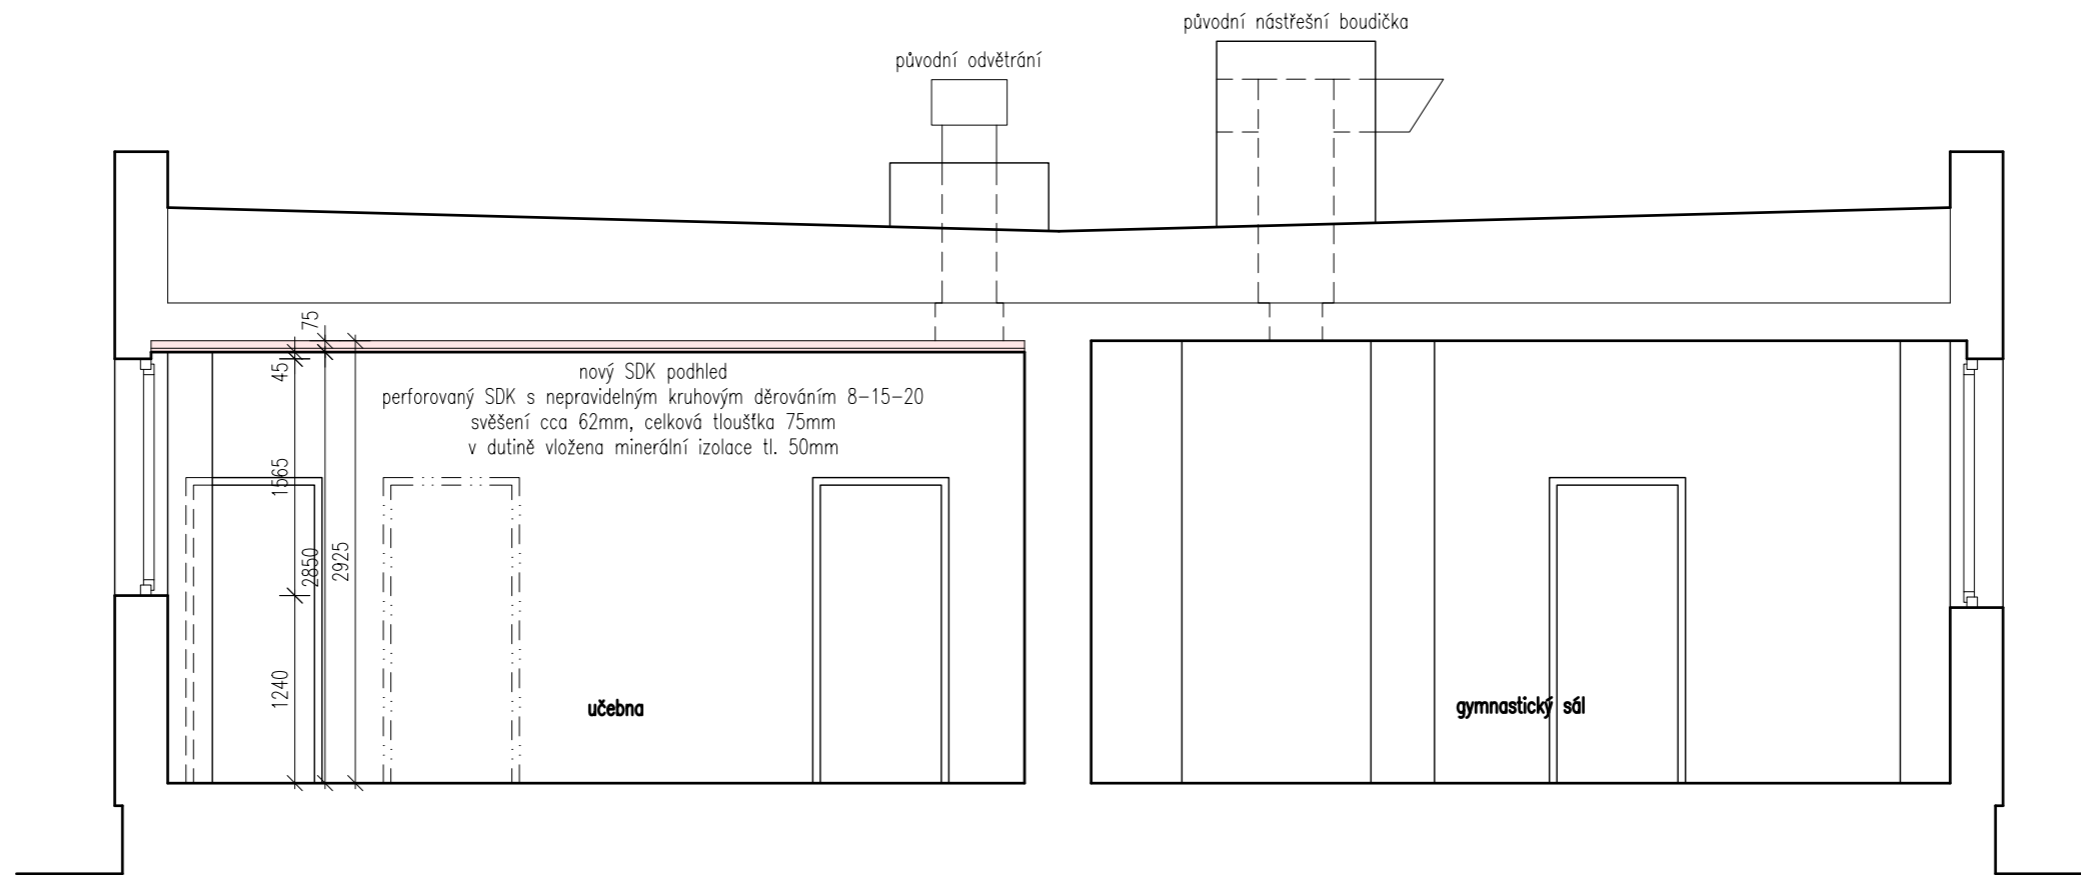Projekt
Úprava hospodářského pavilonu v budově Krhanická 759/15 - učebna pro přípravnou třídu
 Adresa
 Krhanická 759/15, Praha 4
 parc.č. 374, k.ú. 728438 Kamýk
 Stavebník
 Základní škola Písnická v Praze 12
 Písnická 760/11, 142 00 Praha 4
 Architekt
 Ing. Naďa Rosická
 Ing.arch. Michal Rosický

Fáze
 Dokumentace pro ohlášení stavby
 Část
 D.1.1. architektonicko stavební část
 Zodpovědný projektant části
 Ing. Naďa Rosická
 ČKAIT 0011032
 T 607 841 995, E team@mina.studio
 Výkres
 D.1.1.07 - Návrh
 Půdorys
 Datum
 22.05.2023
 Měřítko
 1:50
 Změna
 -



Legenda materiálů

-  Stávající konstrukce
-  Stávající žb sloupy
-  Dozdívky příček - keramické cihly
-  Instalační předstěny - pórobetonové tvárnice
-  SDK pohled

výškový systém místní

Projekt
**Úprava hospodářského pavilonu
 v budově Krhanická 759/15
 - učebna pro přípravnou třídu**

Adresa
 Krhanická 759/15, Praha 4
 parc.č. 374, k.ú. 728438 Kamýk

Stavebník
 Základní škola Písnická v Praze 12
 Písnická 760/11, 142 00 Praha 4

Architekt
 Ing. Naďa Rosická
 Ing.arch. Michal Rosický

Fáze
 Dokumentace pro ohlášení stavby
 Část
 D.1.1. architektonicko stavební část


Zodpovědný projektant části
 Ing. Naďa Rosická
 ČKAIT 0011032
 T 607 841 995, E team@mina.studio

Výkres
 D.1.1.08 - Návrh
 Řez

Datum
 22.05.2023

Mřížko
 1:50

Změna
 -

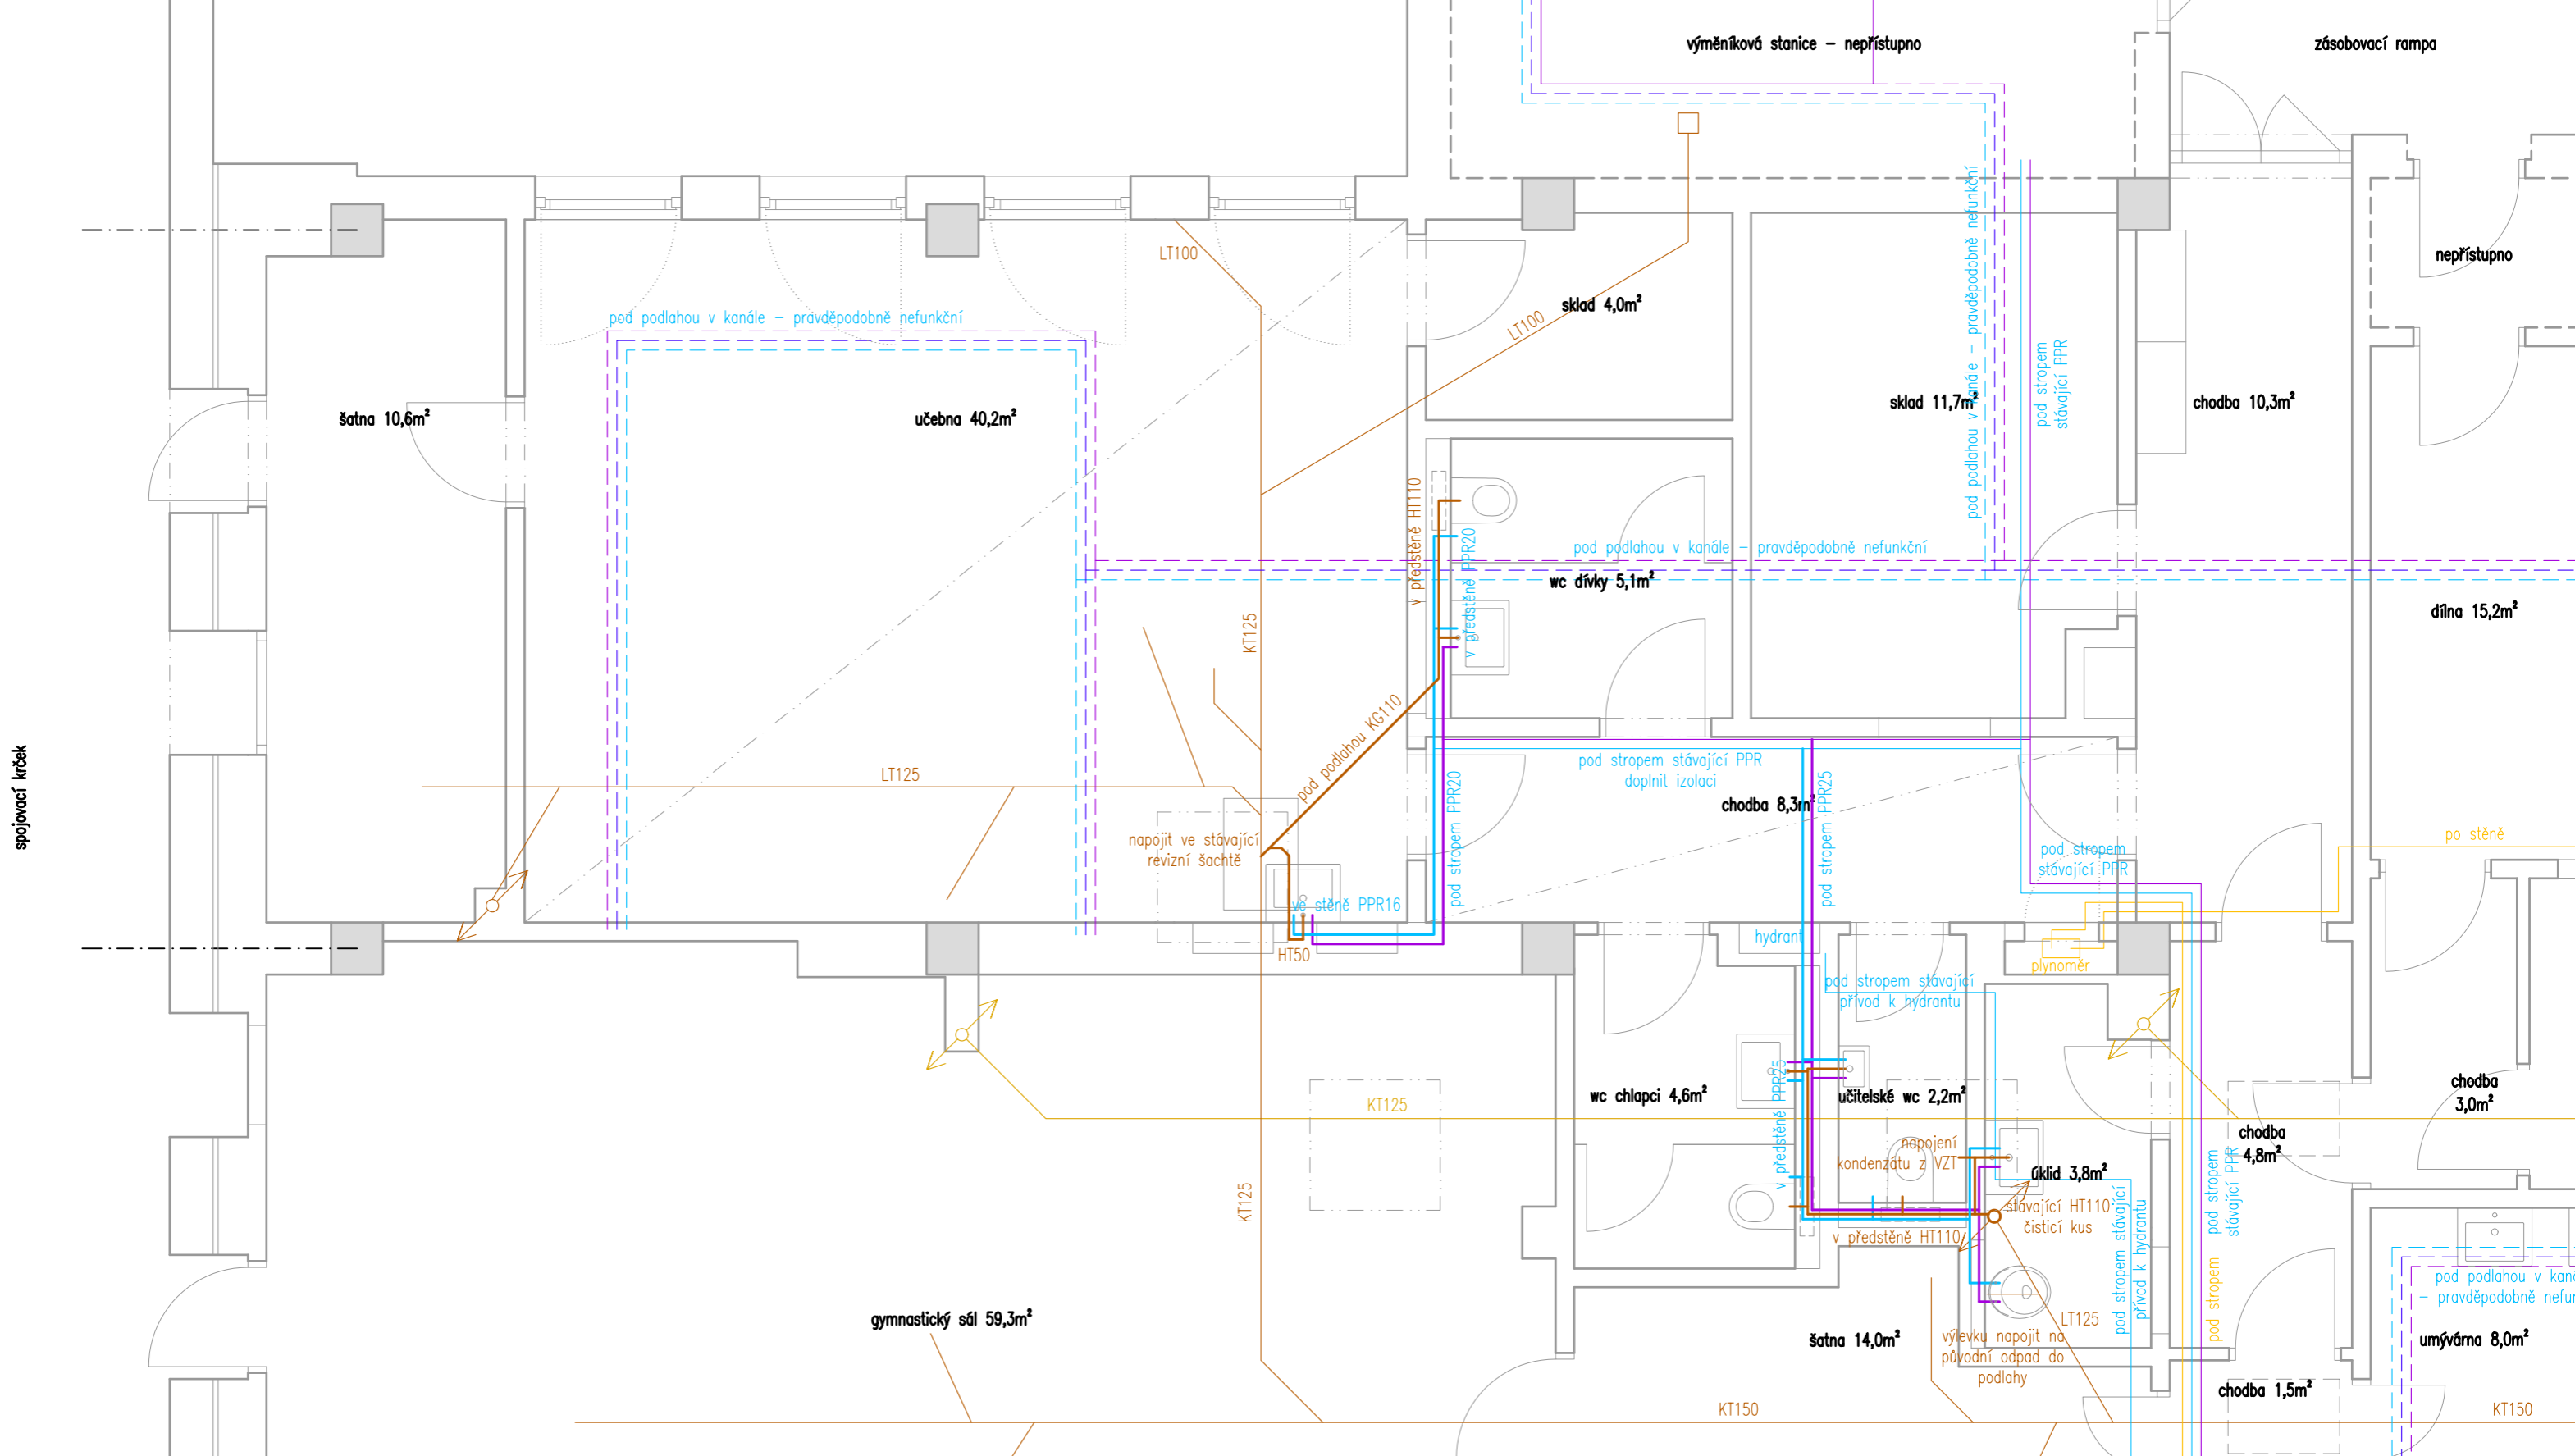

Legenda TZB - stávající

- Vodovod - studená voda
- Vodovod - teplá voda
- Vodovod - cirkulace
- Kanalizace splašková
- Kanalizace dešťová

Legenda TZB - navržené


- Vodovod - studená voda
- Vodovod - teplá voda
- Vodovod - cirkulace
- Kanalizace splašková



výškový systém místní

Projekt
Úprava hospodářského pavilonu v budově Krhanická 759/15 - učebna pro přípravnou třídu
 Adresa
 Krhanická 759/15, Praha 4
 parc.č. 374, k.ú. 728438 Kamýk
 Stavebník
 Základní škola Písnická v Praze 12
 Písnická 760/11, 142 00 Praha 4
 Architekt
 Ing. Naďa Rosická
 Ing.arch. Michal Rosický

Fáze
 Dokumentace pro ohlášení stavby
 Část
 D.1.1. architektonicko stavební část
 Zodpovědný projektant části
 Ing. Naďa Rosická
 ČKAIT 0011032
 T 607 841 995, E team@mina.studio
 Výkres
 D.1.1.09 - Návrh
 Zdravotní instalace
 Datum
 22.05.2023
 Měřítko
 1:50
 Změna
 -

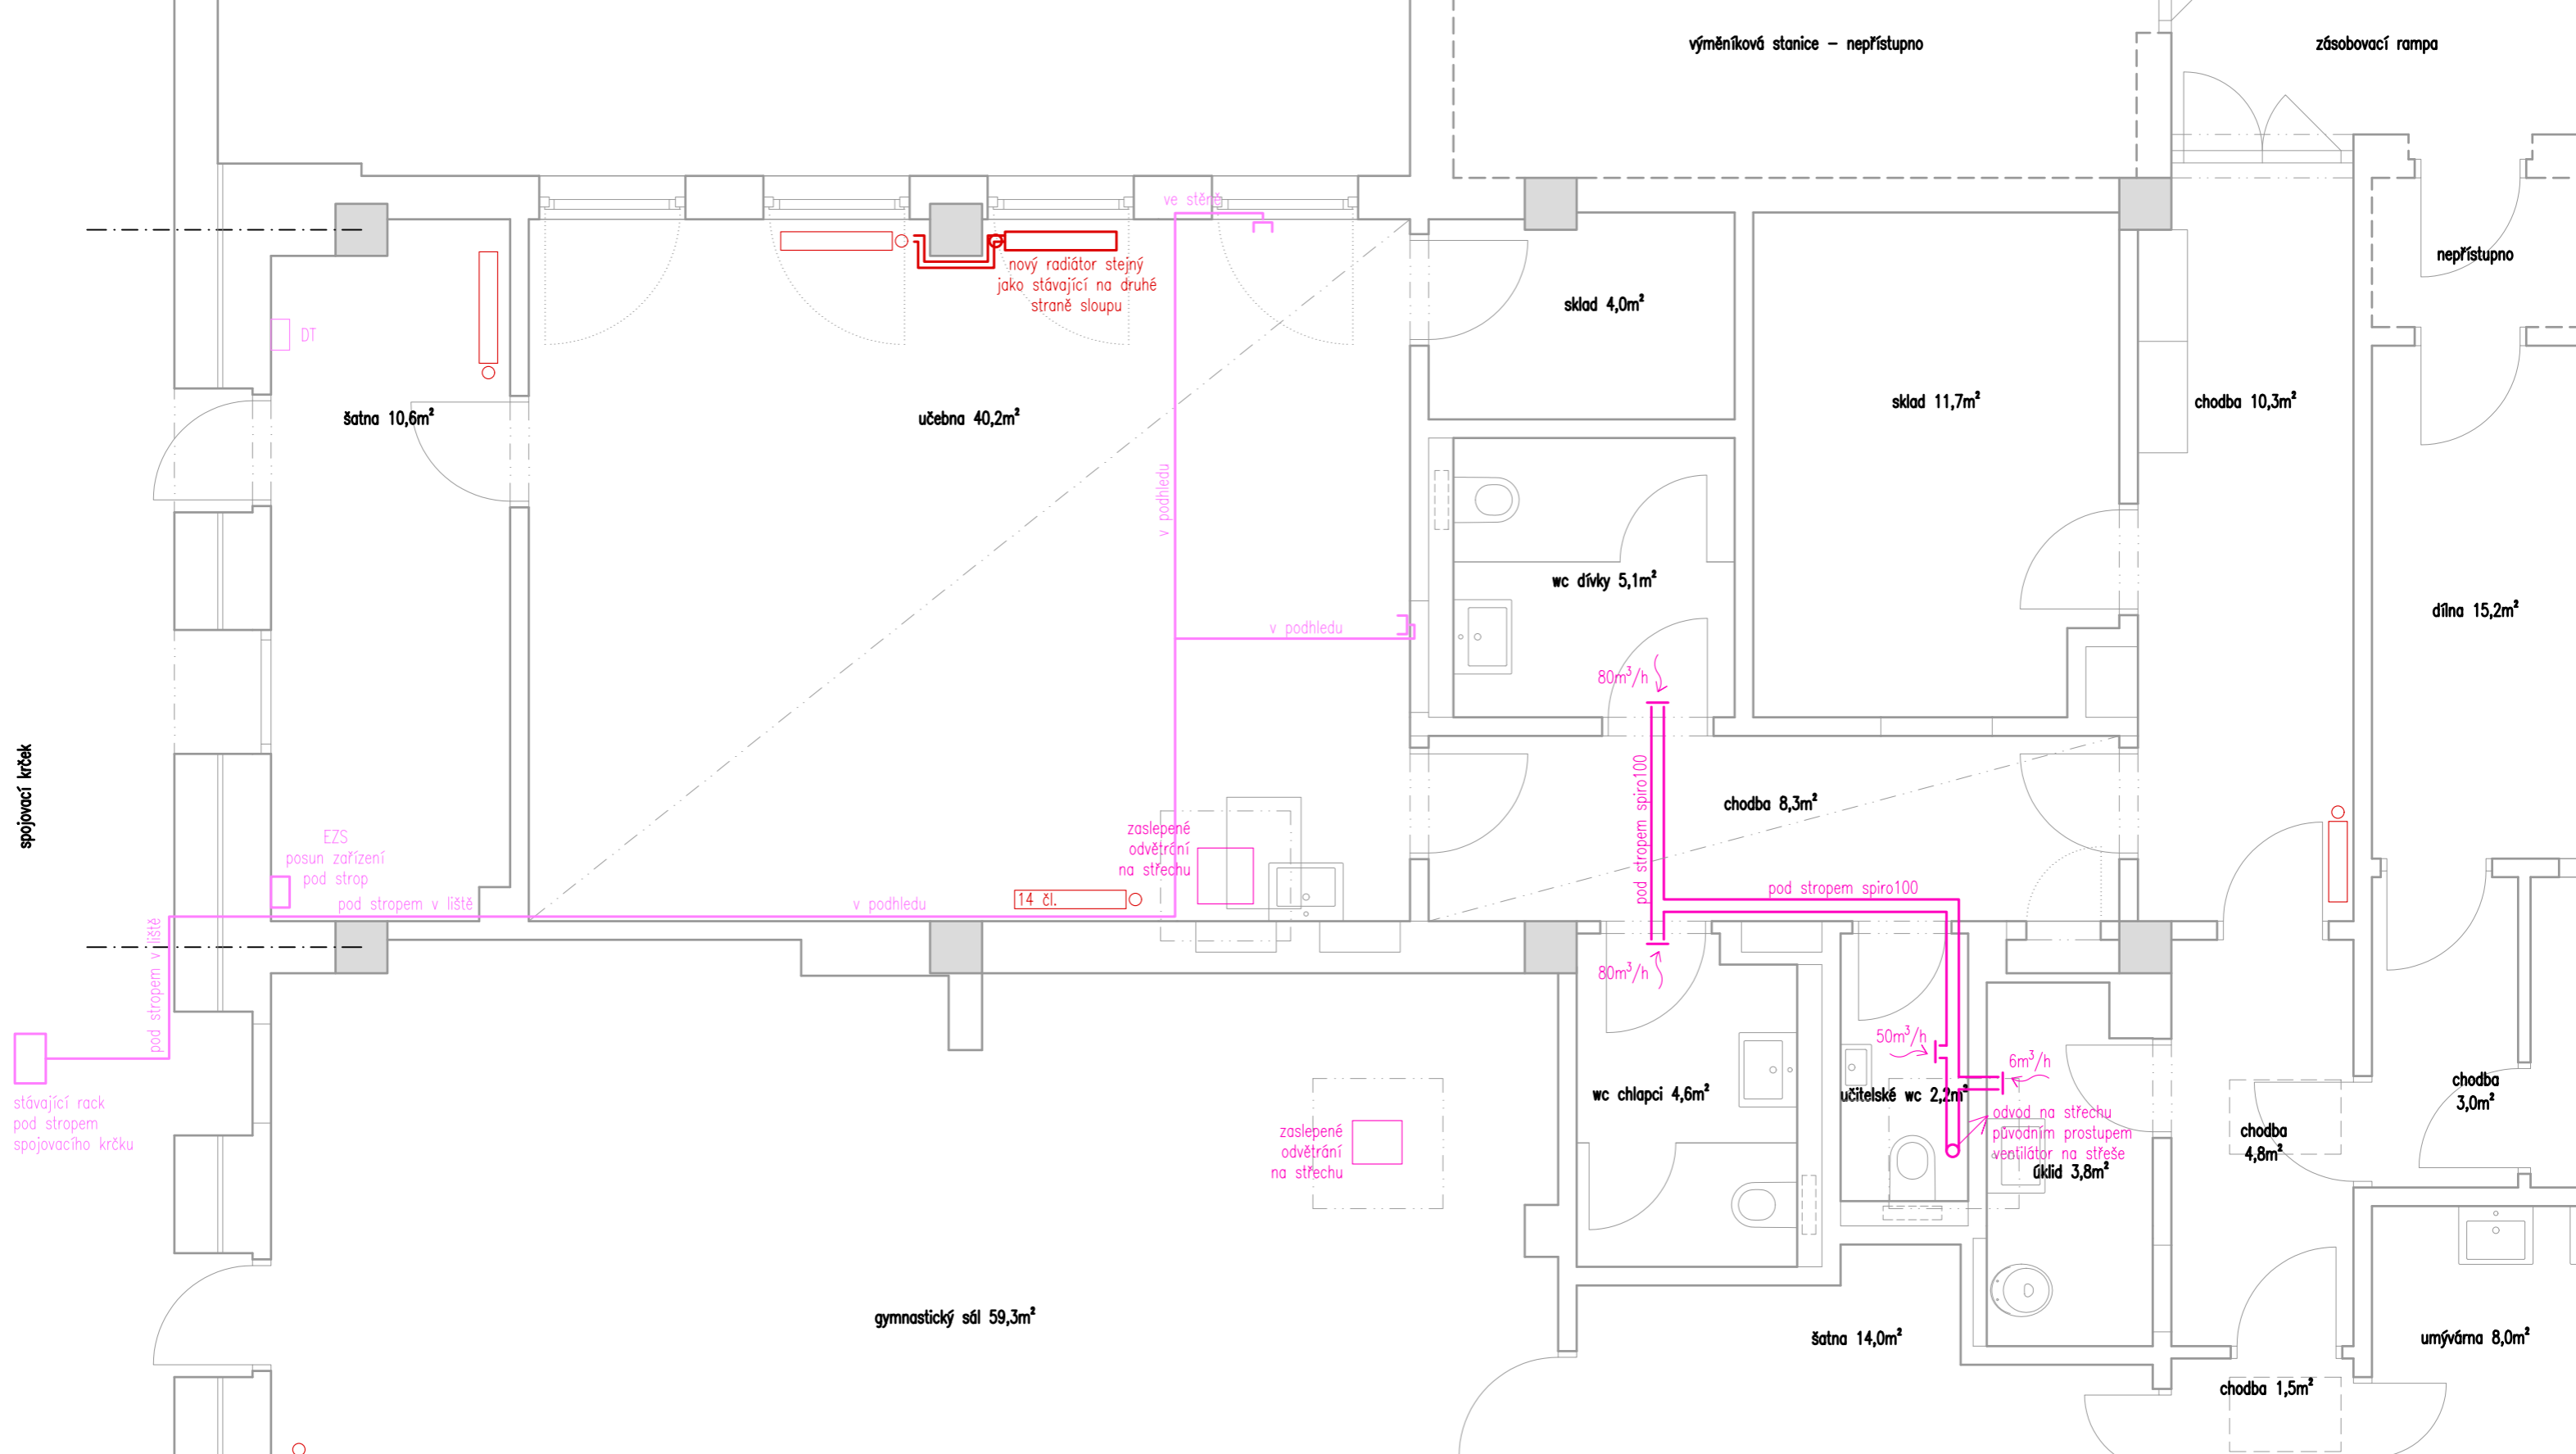


Legenda TZB - stávající

- Vytápění
- Větrání
- Rozvody datové

Legenda TZB - navržené

- Vytápění
- Větrání
- Rozvody datové

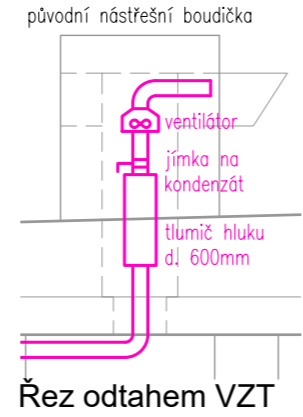

Řez odtahem VZT



výškový systém místní

Projekt
Úprava hospodářského pavilonu v budově Krhanická 759/15 - učebna pro přípravou třídu
 Adresa
 Krhanická 759/15, Praha 4
 parc.č. 374, k.ú. 728438 Kamýk
 Stavebník
 Základní škola Písnická v Praze 12
 Písnická 760/11, 142 00 Praha 4
 Architekt
 Ing. Naďa Rosická
 Ing.arch. Michal Rosický

Fáze
 Dokumentace pro ohlášení stavby
 Část
 D.1.1. architektonicko stavební část
 Zodpovědný projektant části
 Ing. Naďa Rosická
 ČKAIT 0011032
 T 607 841 995, E team@mina.studio
 Výkres
 D.1.1.10 - Návrh
 Vytápění, Větrání, Slaboproud
 Datum
 22.05.2023
 Měřítko
 1:50
 Změna
 -